
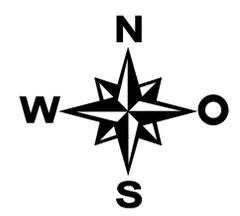


Dieser Plan darf nur mit Zustimmung und Nennung des Planverfassers verwendet werden!

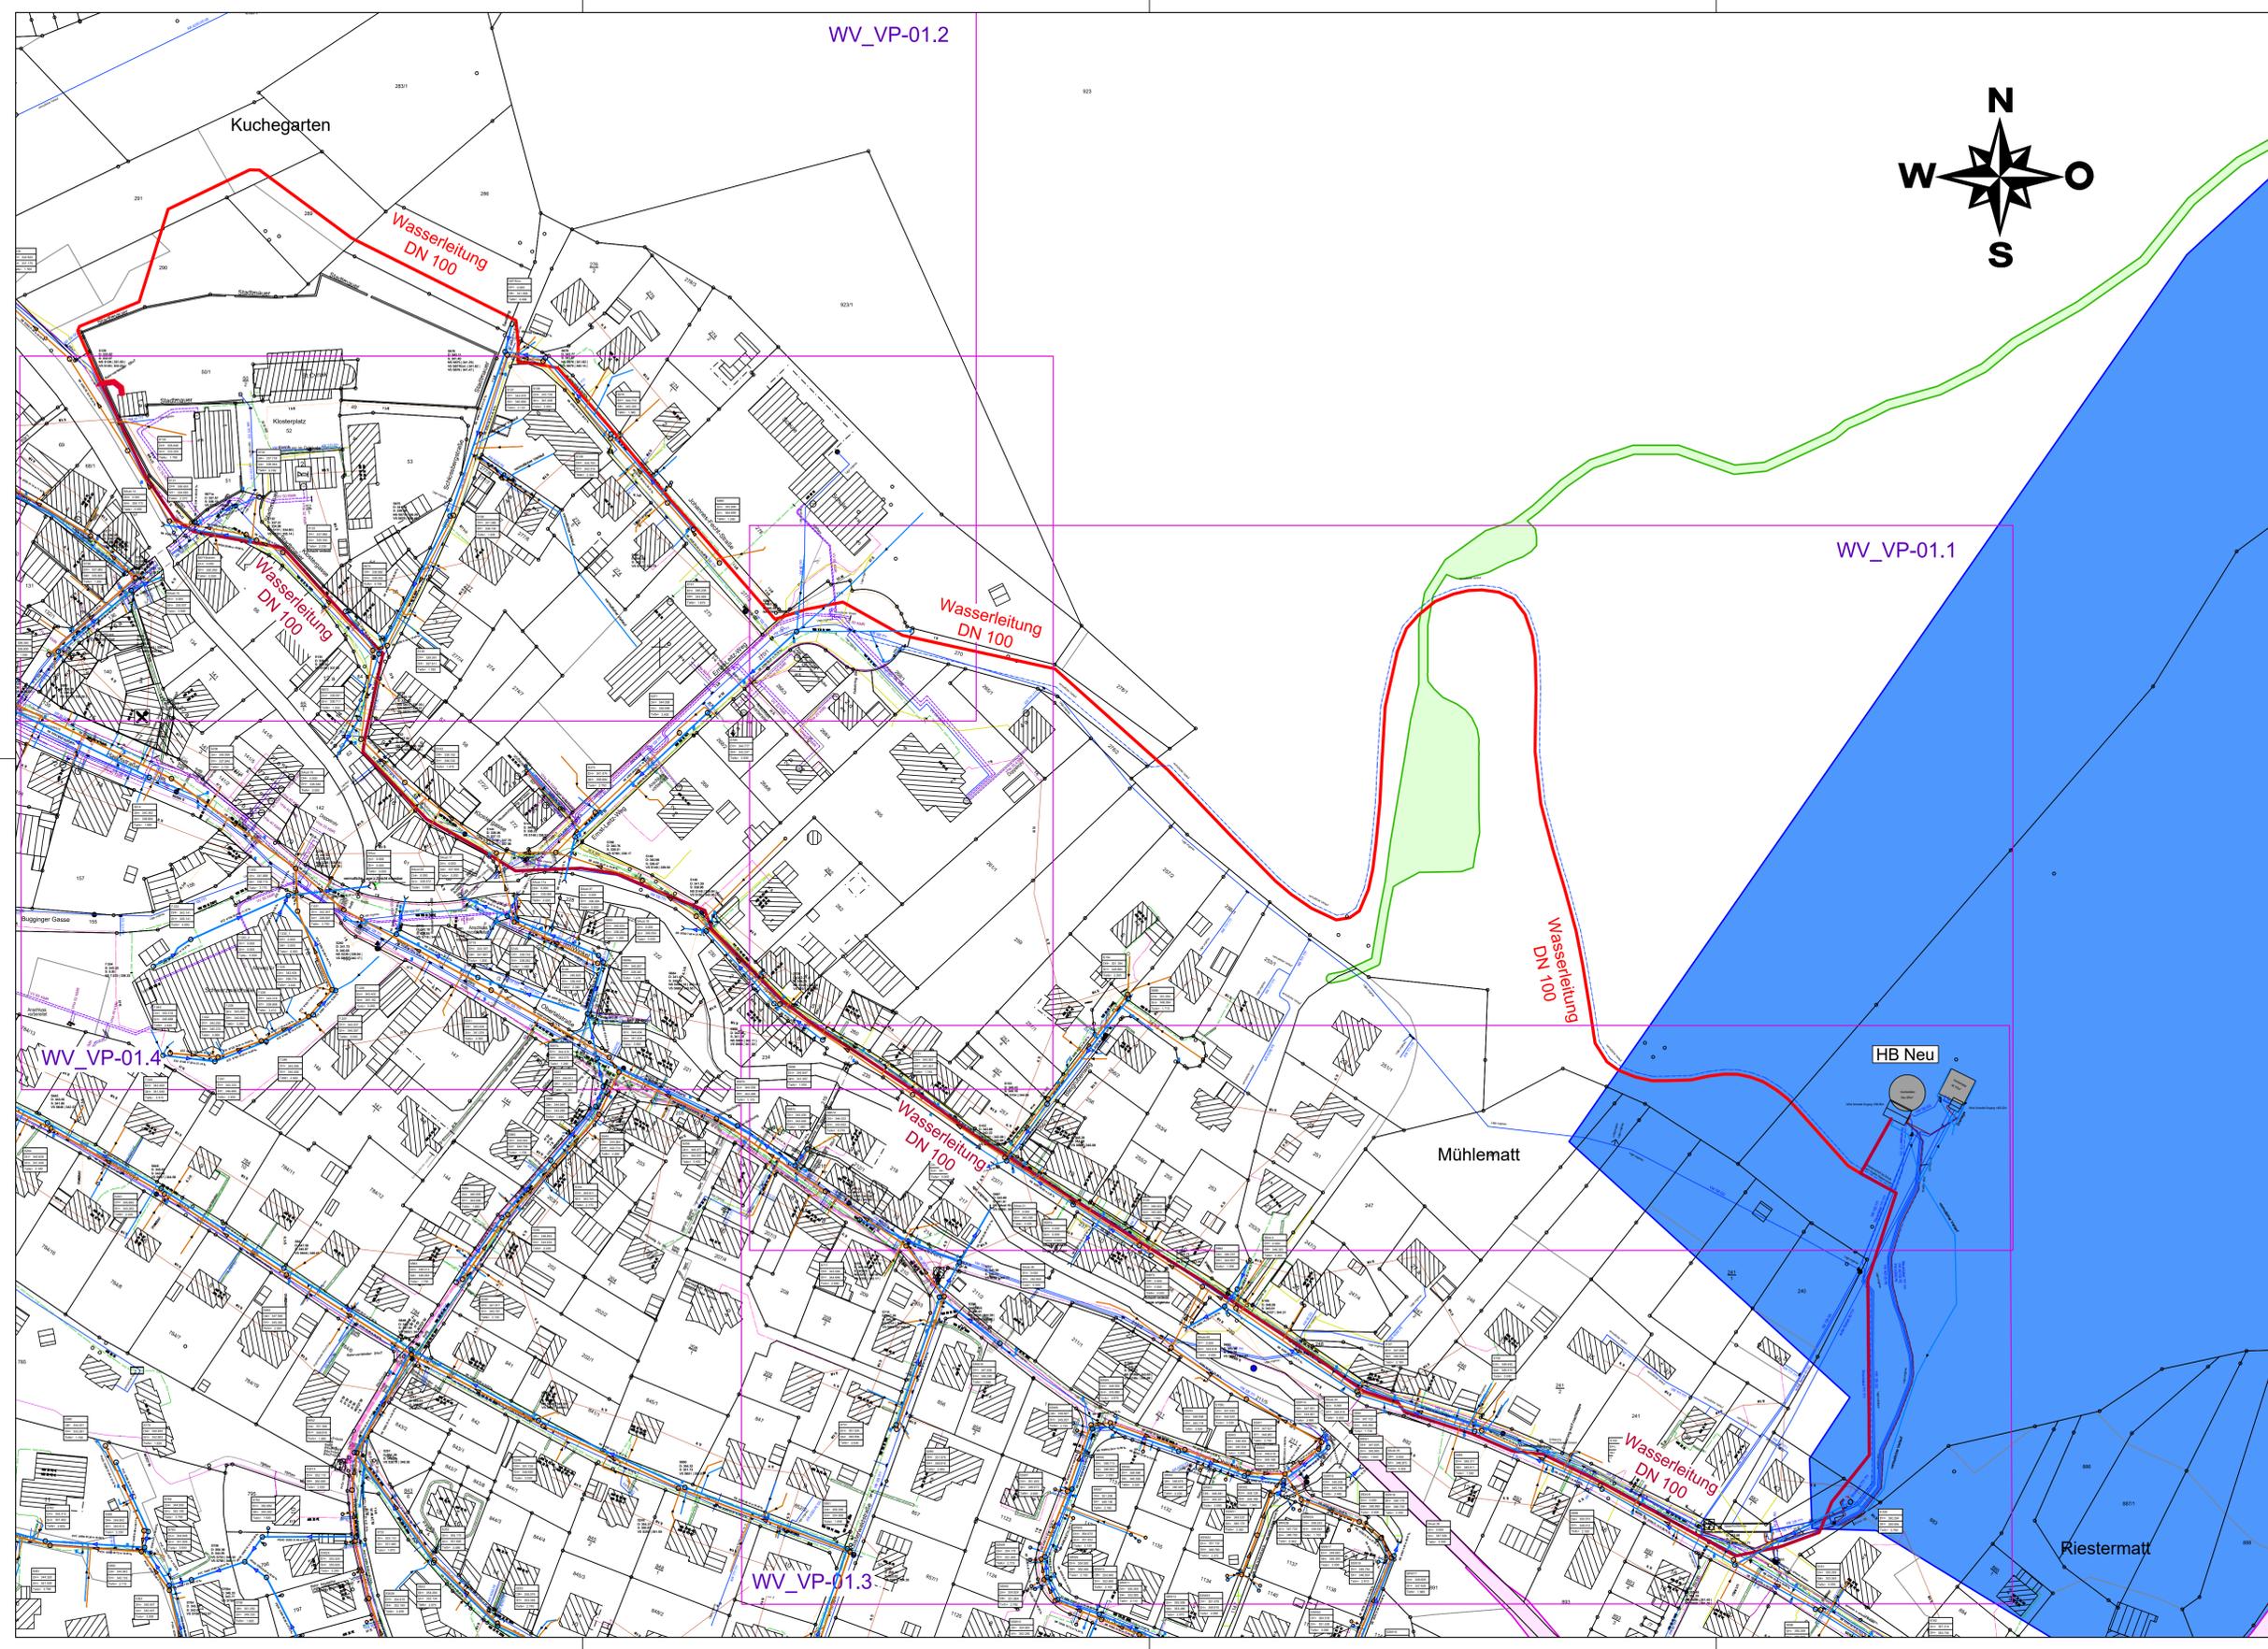

### Zeichenerklärung

Bestand Leitungen	Auskunft über	Datum	
	Schmutzwasserkanal	patzsch + wilhelm	16.05.2023
	Regenwasserkanal	patzsch + wilhelm	16.05.2023
	Wasserversorgungsleitung	patzsch + wilhelm	16.05.2023
	Gasversorgungsleitung	Stadt Sulzburg	09.05.2023
	Telekom / Vodafone Leitung	Telekom / Vodafone	22./23.05.2023
	Fernwärme	patzsch + wilhelm	16.05.2023
	Breitband Leitung	patzsch + wilhelm	16.05.2023
	Beleuchtungskabel	Stadt Sulzburg	09.05.2023
	Niederspannungskabel	Stadt Sulzburg	09.05.2023
	Mittelspannungskabel	Stadt Sulzburg	09.05.2023
	Freileitung	Stadt Sulzburg	09.05.2023

Biotop	Auskunft über	Datum	
	Wasserschutzgebiet fachtechnisch abgegrenzt	LUBW	23.05.2023
	Offenlandbiotopkartierung	LUBW	23.05.2023
	Waldbiotopkartierung	LUBW	23.05.2023

Planung Leitungen	Auskunft über	Datum	
	Wasserversorgungsleitung Variante 1		
	Wasserversorgungsleitung Variante 2		

Die fertigungstechnischen und bauphysikalisch bestimmenden Angaben zur Konstruktion und Funktion sind vom Unternehmer verantwortlich nachzuprüfen. Ebenso die Übereinstimmung der vom Planer angegebenen Maße. Sämtliche sonstigen Unstimmigkeiten sind der Bauleitung unverzüglich mitzuteilen.

Der Entwurf ist geistiges Eigentum des Planers und urheberrechtlich geschützt. Vervielfältigungen und Weitergabe an Dritte erfolgt nur mit ausdrücklicher Genehmigung des Planverfassers. Bei Mißbrauch bleiben rechtliche Schritte vorbehalten.

e				
d				
c				
b				
a				
Datum	Index	Gez.	Ges.	Änderung / Ergänzung
30.05.2023	0	DE	KJ	H:\Sulzburg\WL_HB Freusig - HB Neu\12_VP\DWG\VP-Lageplan.dwg

Auftraggeber: Gemeinde Sulzburg Hauptstraße 60 79295 Sulzburg		
Projekt: Wasserleitung HB Freusig zum HB Neu		
<b>VORPLANUNG</b> Lageplan		
Auftrags-Nr. 79295 48401	Plan-Nr. WV_VE_01.0	Maßstab: 1 : 1000
gez./ges./ Datum DE / KJ 30.05.2023		Fritz Planung GmbH Wöhlerstraße 1-3 · 79108 Freiburg i. Br. Tel. 0761/50484 0 · Fax 0761/50484 50 E-Mail - freiburg@fritz-planung.de